



**SEZIONE TIPO TRASVERSALE  
SOGLIA TRACIMABILE**

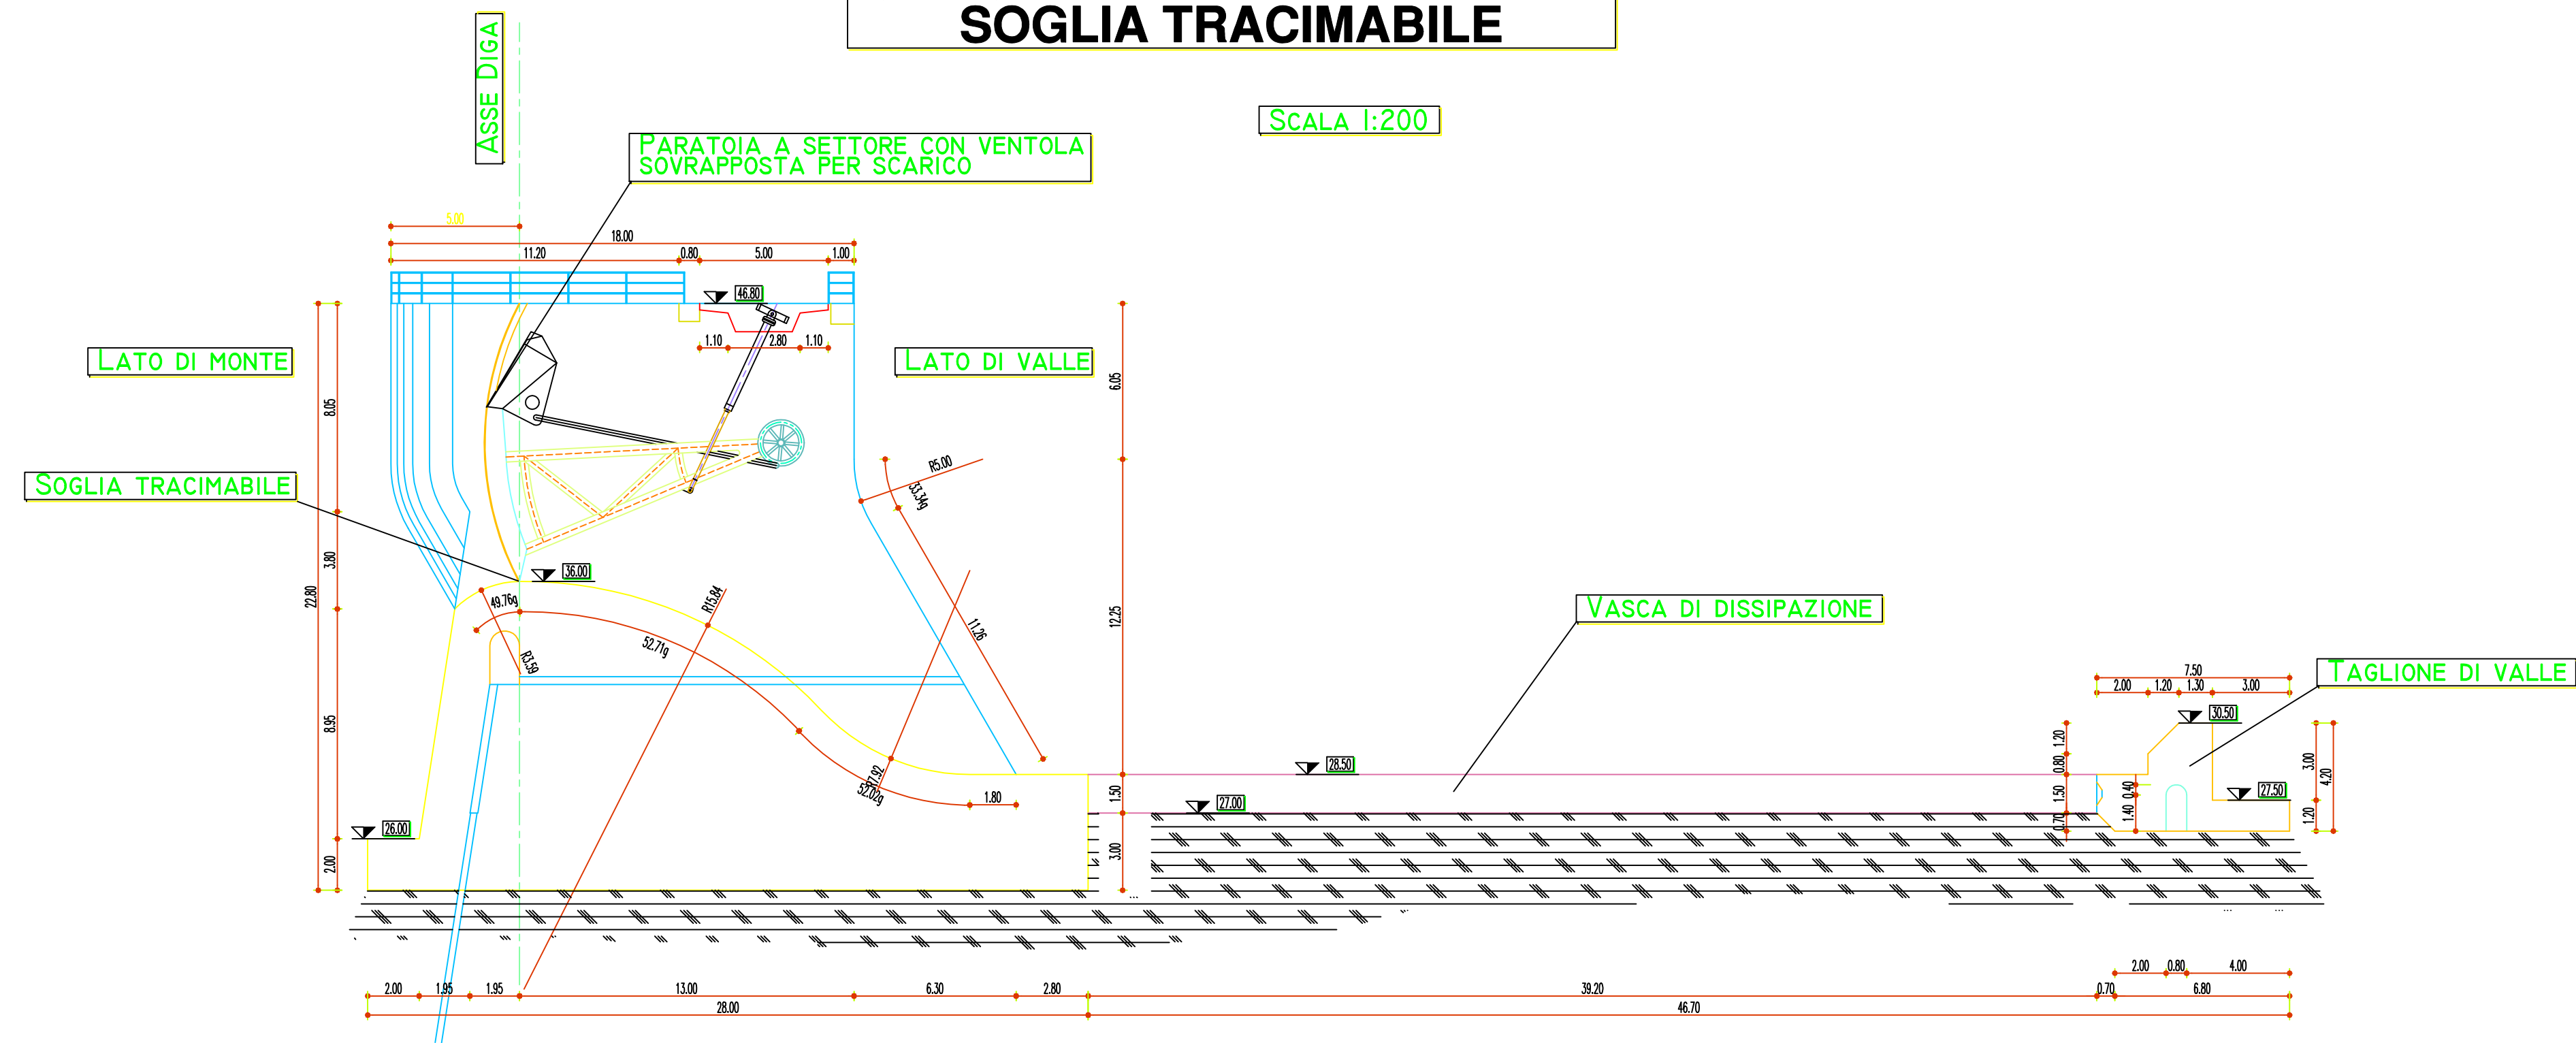

**SEZIONE TIPO LONGITUDINALE  
SOGLIA TRACIMABILE**

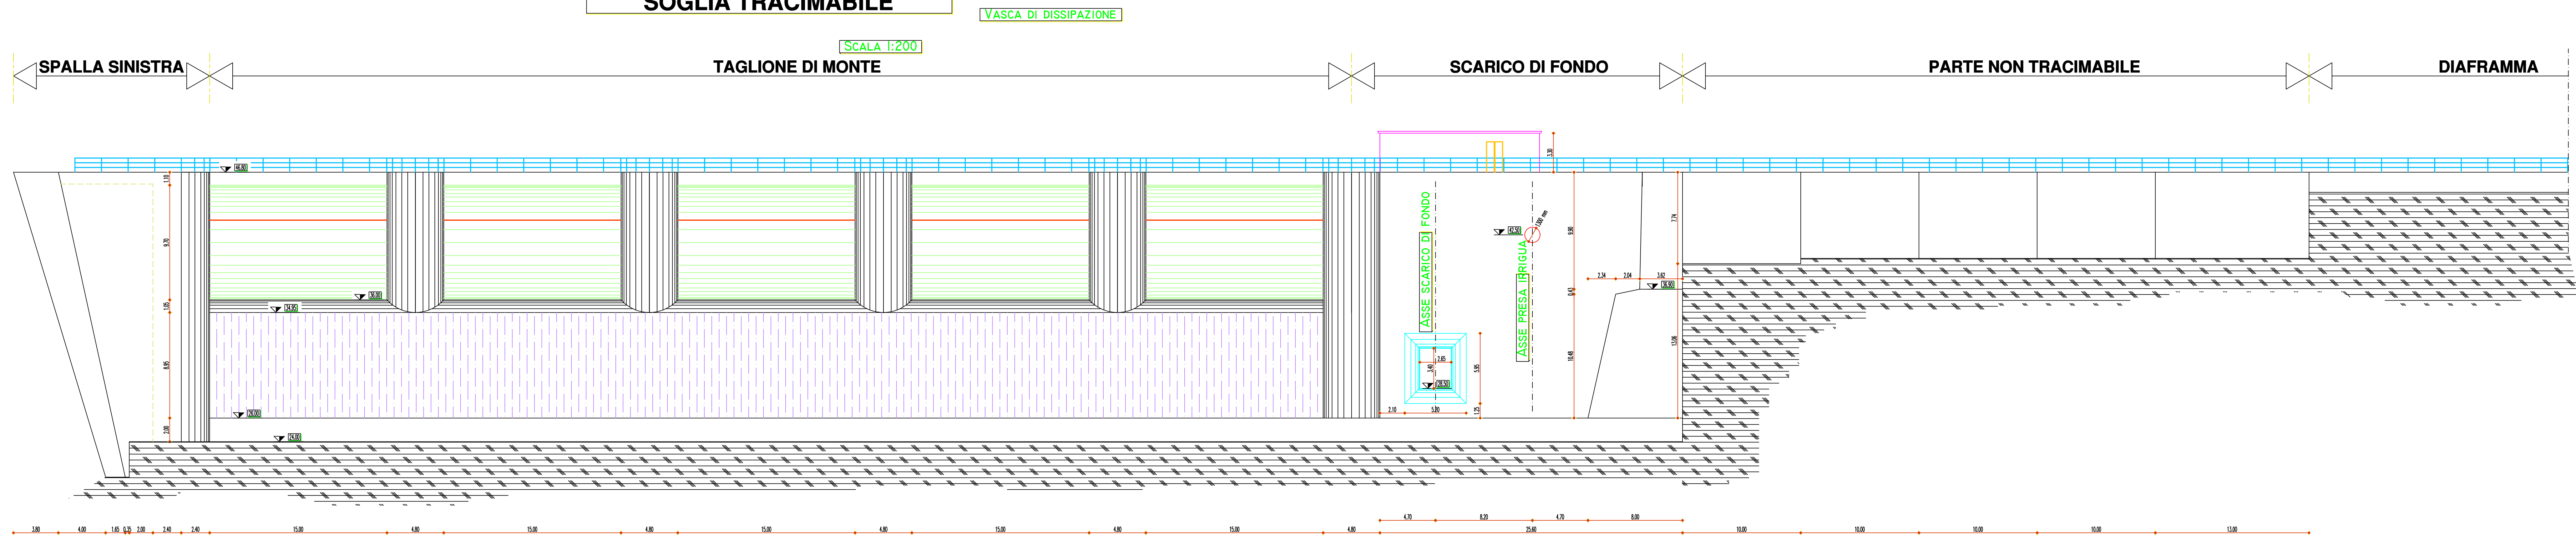

<p>Ente acque della Sardegna Ente abbas de Sardigna</p>	
<p>P. O. FSC 2014 - 2020 ASSE TEMATICO D - LINEA DI AZIONE 4</p>	
<p><b>PROGETTO ESECUTIVO INTERVENTI DI RIQUALIFICAZIONE DELL'IMPIANTO ELETTRICO ED OLEODINAMICO DEGLI ORGANI MECCANICI DI SCARICO E DELLA PRESA DELLA DIGA DI PRANU ANTONI - Fordongianus (OR) Lotto B</b></p>	
<p>SEZIONE TIPO LONGITUDINALE SOGLIA TRACIMABILE</p>	<p>Allegato: D.03 Tavola: UNICA</p>
<p>SEZIONE TIPO TRASVERSALE SOGLIA TRACIMABILE</p>	<p>scala: 1:200</p>
<p><i>Redatto dal Servizio Dighe</i></p>	
<p>Progettisti: Ing. Francesca Piras Ing. Alessandro Acciu</p>	<p>Responsabile Sicurezza in fase di progettazione ed esecuzione: Ing. Jr. Piergiorgio Cadeddu</p>
<p>Collaboratori: geom. Giuseppe Vulpiani p.l. Alessandro Fois</p>	<p>Responsabile del Procedimento: Ing. Francesca Piras</p>
<p>Collaborazione tecnica specialistica: Ing. Ivano Leandri</p>	
<p>Il Direttore Generale Ing. Franco Ollargiu</p>	<p>Il Direttore del Servizio Ing. Antonio Leche</p>
<p><b>Giugno 2018</b></p>	