





U3 - 5°P - UFFICI ENAS SEDE CENTRALE
CAGLIARI, VIA MAMELI, 106 - PIANO 5°, INTERNO 10

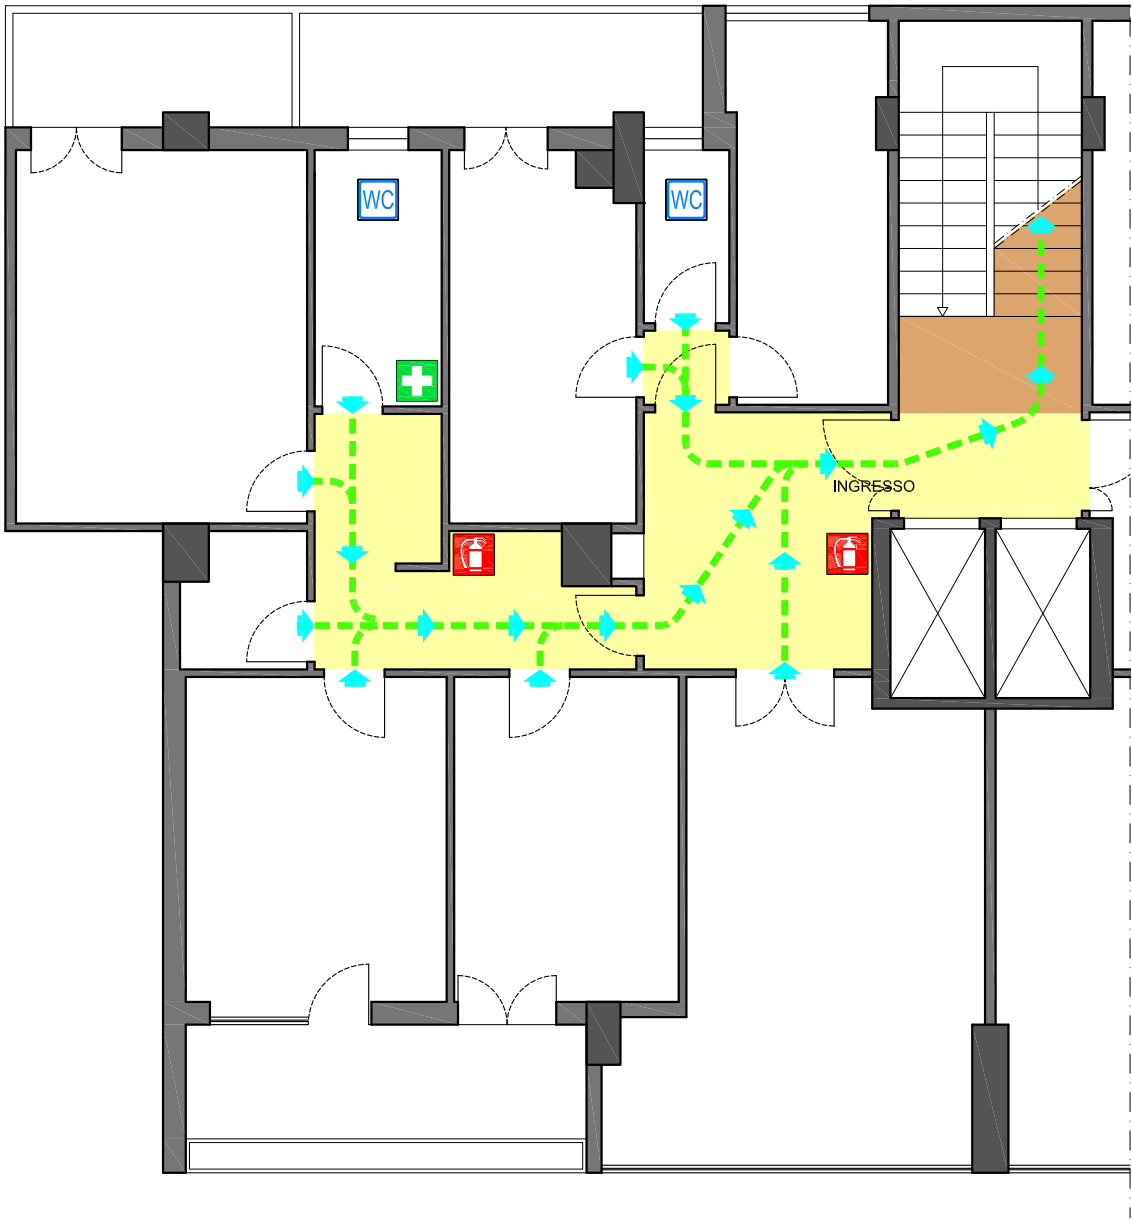

scala 1:100

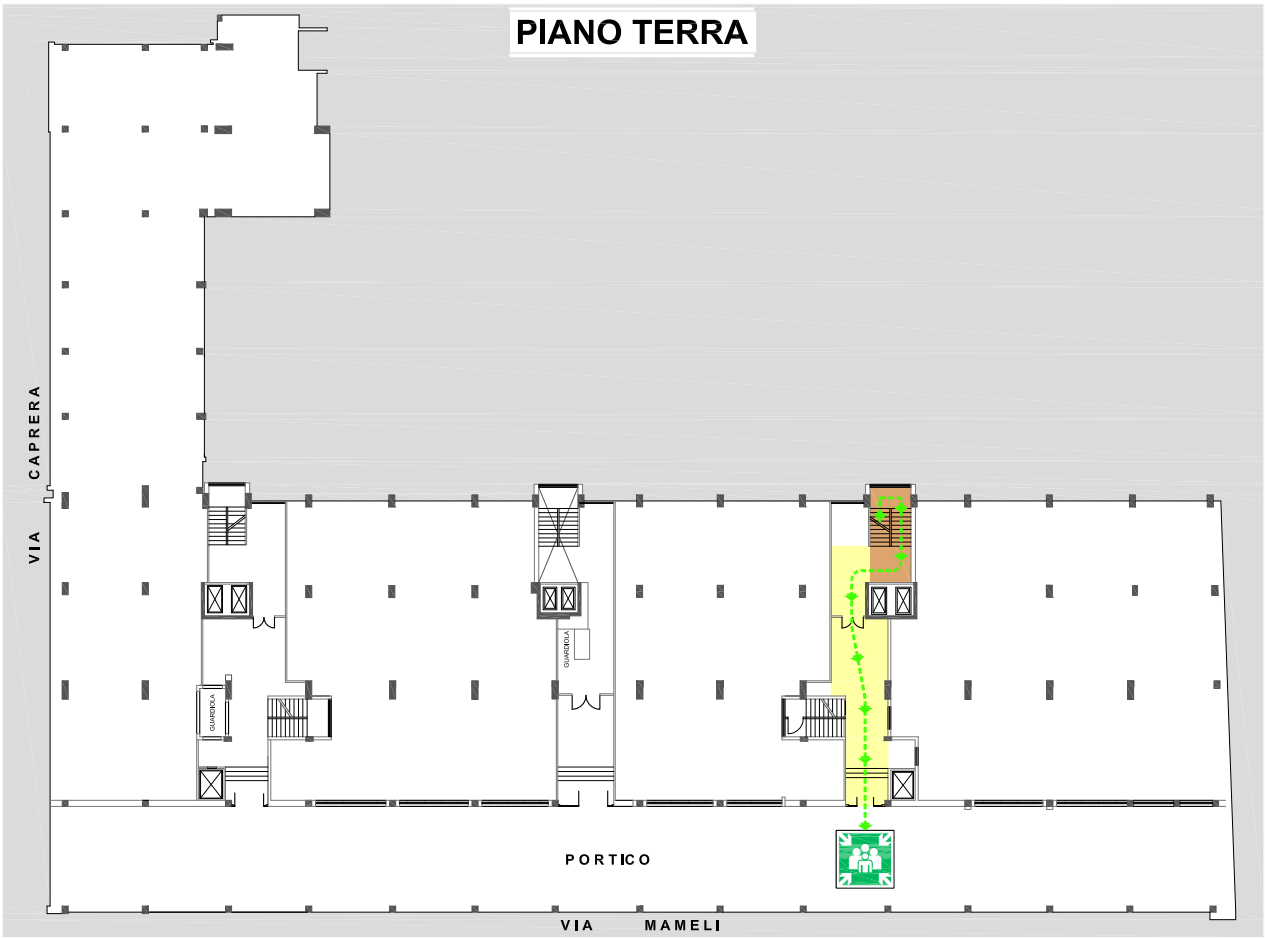

EMERGENZA		
	AMBULANZA PRONTO SOCCORSO	118
	CARABINIERI	112
	POLIZIA	113
	POLIZIA MUNICIPALE	070 6777714
	OSPEDALE BROTZU	070 543266 070 539594 070 539272

ANTINCENDIO		
	VV.F.	115

INFORMAZIONI		
	ENEL PRONTO INTERVENTO	800 900 800
	ABBANOIA DISTRETTO 1	800 761 929 070 53755802
	TELECOM	191
	ISPESL	070 651235 070 651236

LEGENDA	
	PERCORSO DI ESODO
	CASSETTA PRONTO SOCCORSO
	ESTINTORE PORTATILE A POLVERE
	QUADRO ELETTRICO DI ZONA
	PUNTO DI RACCOLTA/ LUOGO SICURO