





U4 - UFFICI ENAS SEDE CENTRALE  
CAGLIARI, VIA CAPRERA, 16 - PIANO TERRA

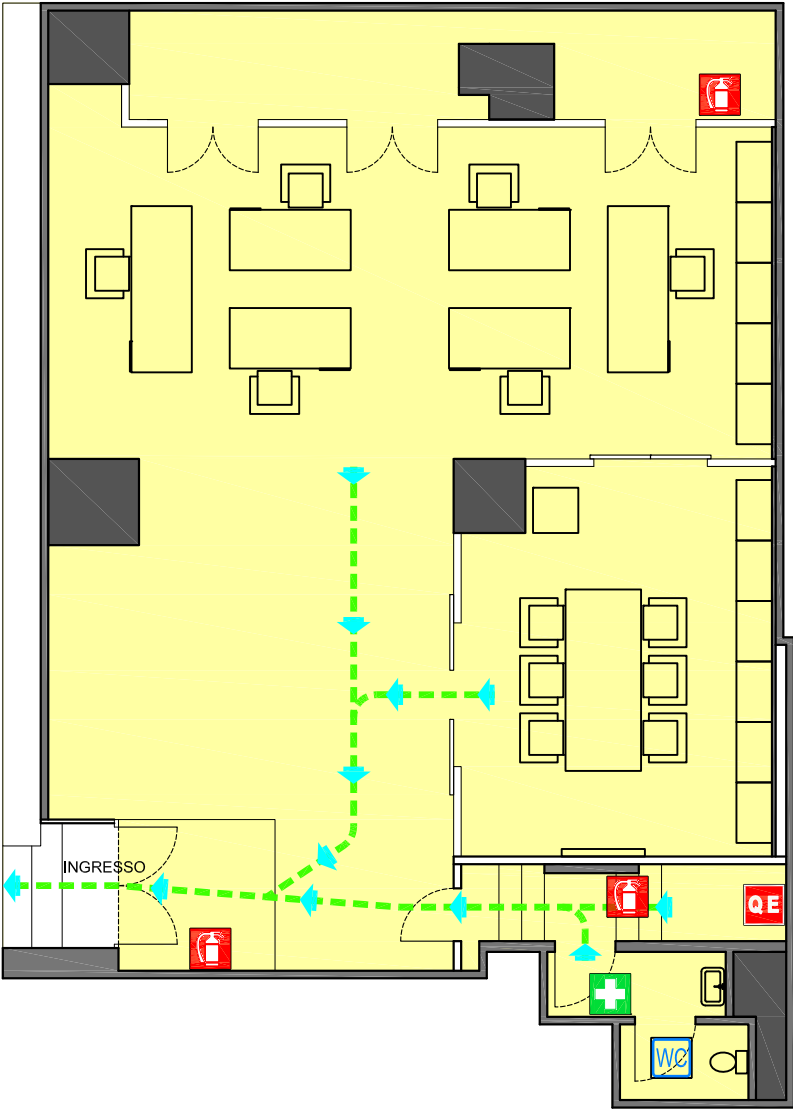

scala 1:100

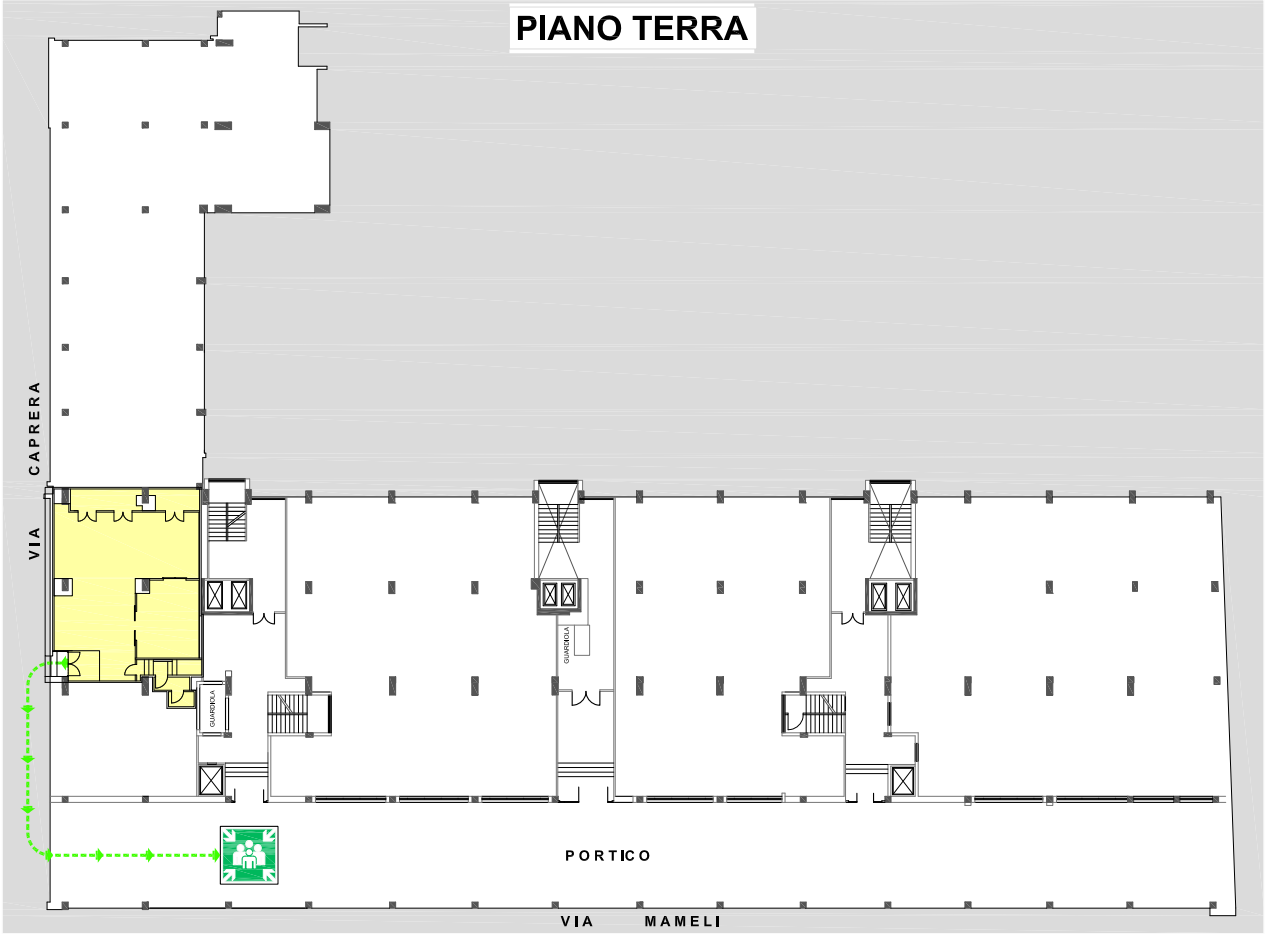

EMERGENZA		
	AMBULANZA PRONTO SOCCORSO	118
	CARABINIERI	112
	POLIZIA	113
	POLIZIA MUNICIPALE	070 6777714
	OSPEDALE BROTZU	070 543266 070 539594 070 539272

ANTINCENDIO	
	VV.F. 115

INFORMAZIONI	
ENEL PRONTO INTERVENTO	800 900 800
ABBANOIA DISTRETTO 1	800 761 929 070 53755802
TELECOM	191
ISPESL	070 651235 070 651236

LEGENDA	
	PERCORSO DI ESODO
	CASSETTA PRONTO SOCCORSO
	ESTINTORE PORTATILE A POLVERE
	QUADRO ELETTRICO DI ZONA
	PUNTO DI RACCOLTA/ LUOGO SICURO