



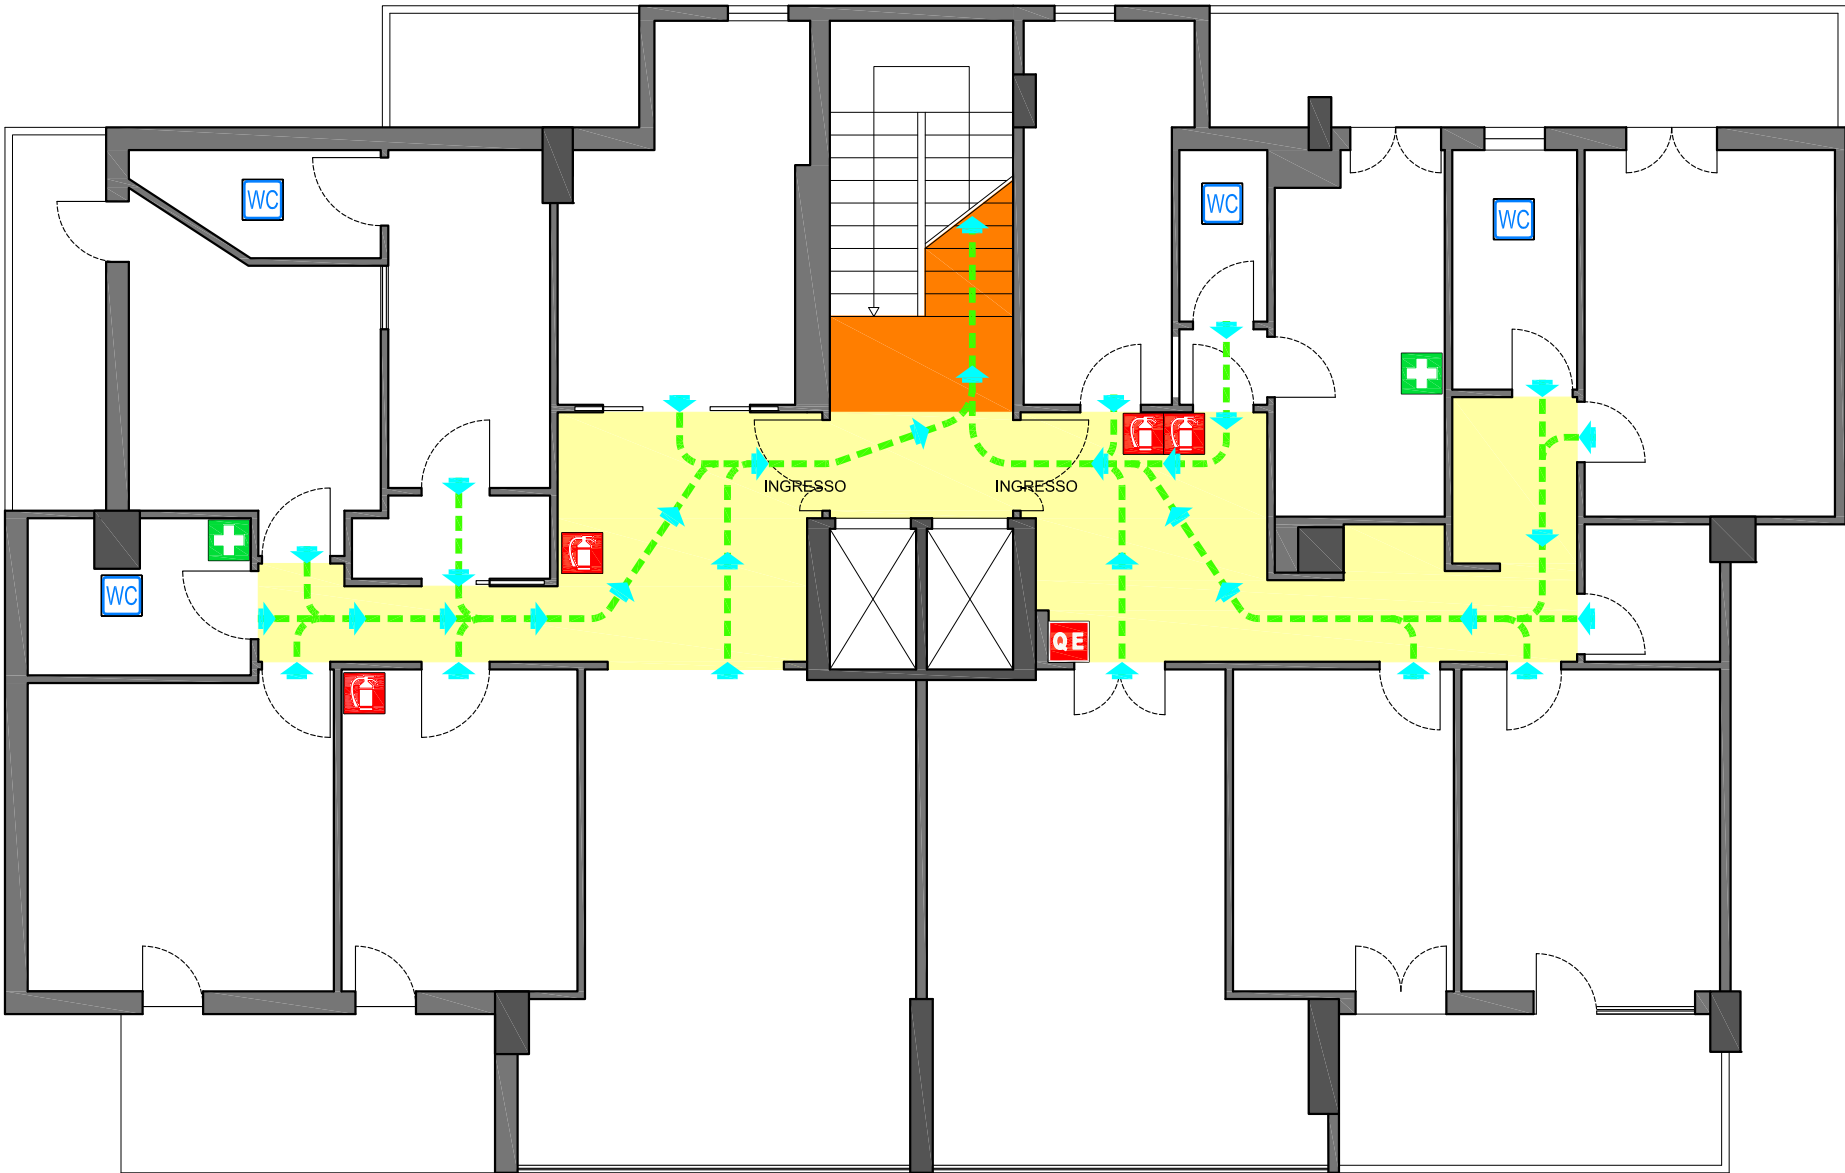

U1 - 6°P - UFFICI ENAS SEDE CENTRALE
CAGLIARI, VIA MAMELI, 88 - PIANO 6°

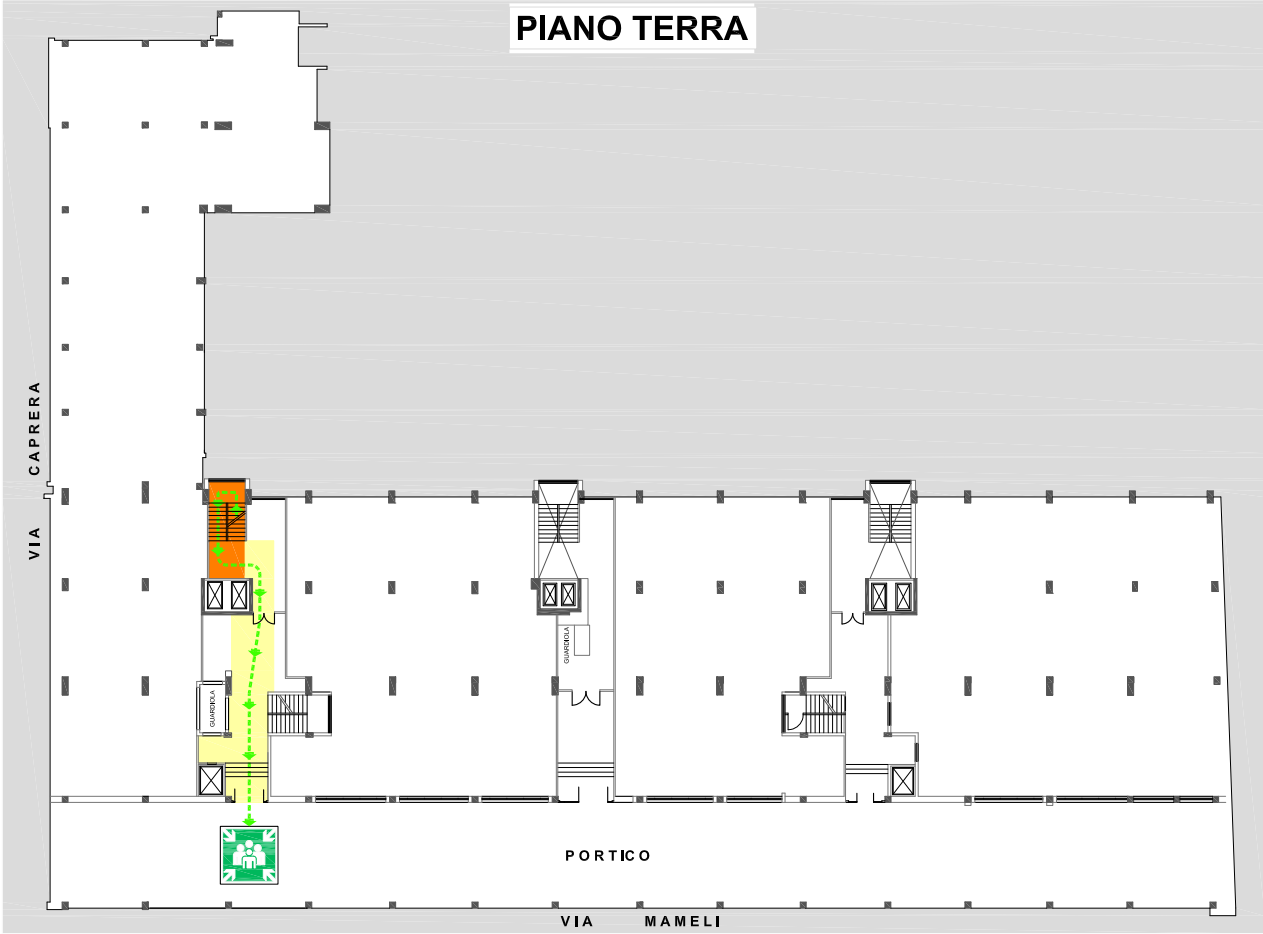

scala 1:100



EMERGENZA

	AMBULANZA PRONTO SOCCORSO	118
	CARABINIERI	112
	POLIZIA	113
	POLIZIA MUNICIPALE	070 6777714
	OSPEDALE BROTZU	070 543266 070 539594 070 539272

ANTINCENDIO

VV.F. 115

INFORMAZIONI

ENEL PRONTO INTERVENTO	800 900 800
ABBANOIA DISTRETTO 1	800 761 929 070 53755802
TELECOM	191
ISPESL	070 651235 070 651236

LEGENDA

	PERCORSO DI ESODO
	CASSETTA PRONTO SOCCORSO
	ESTINTORE PORTATILE A POLVERE
	QUADRO ELETTRICO DI ZONA
	PUNTO DI RACCOLTA/ LUOGO SICURO